
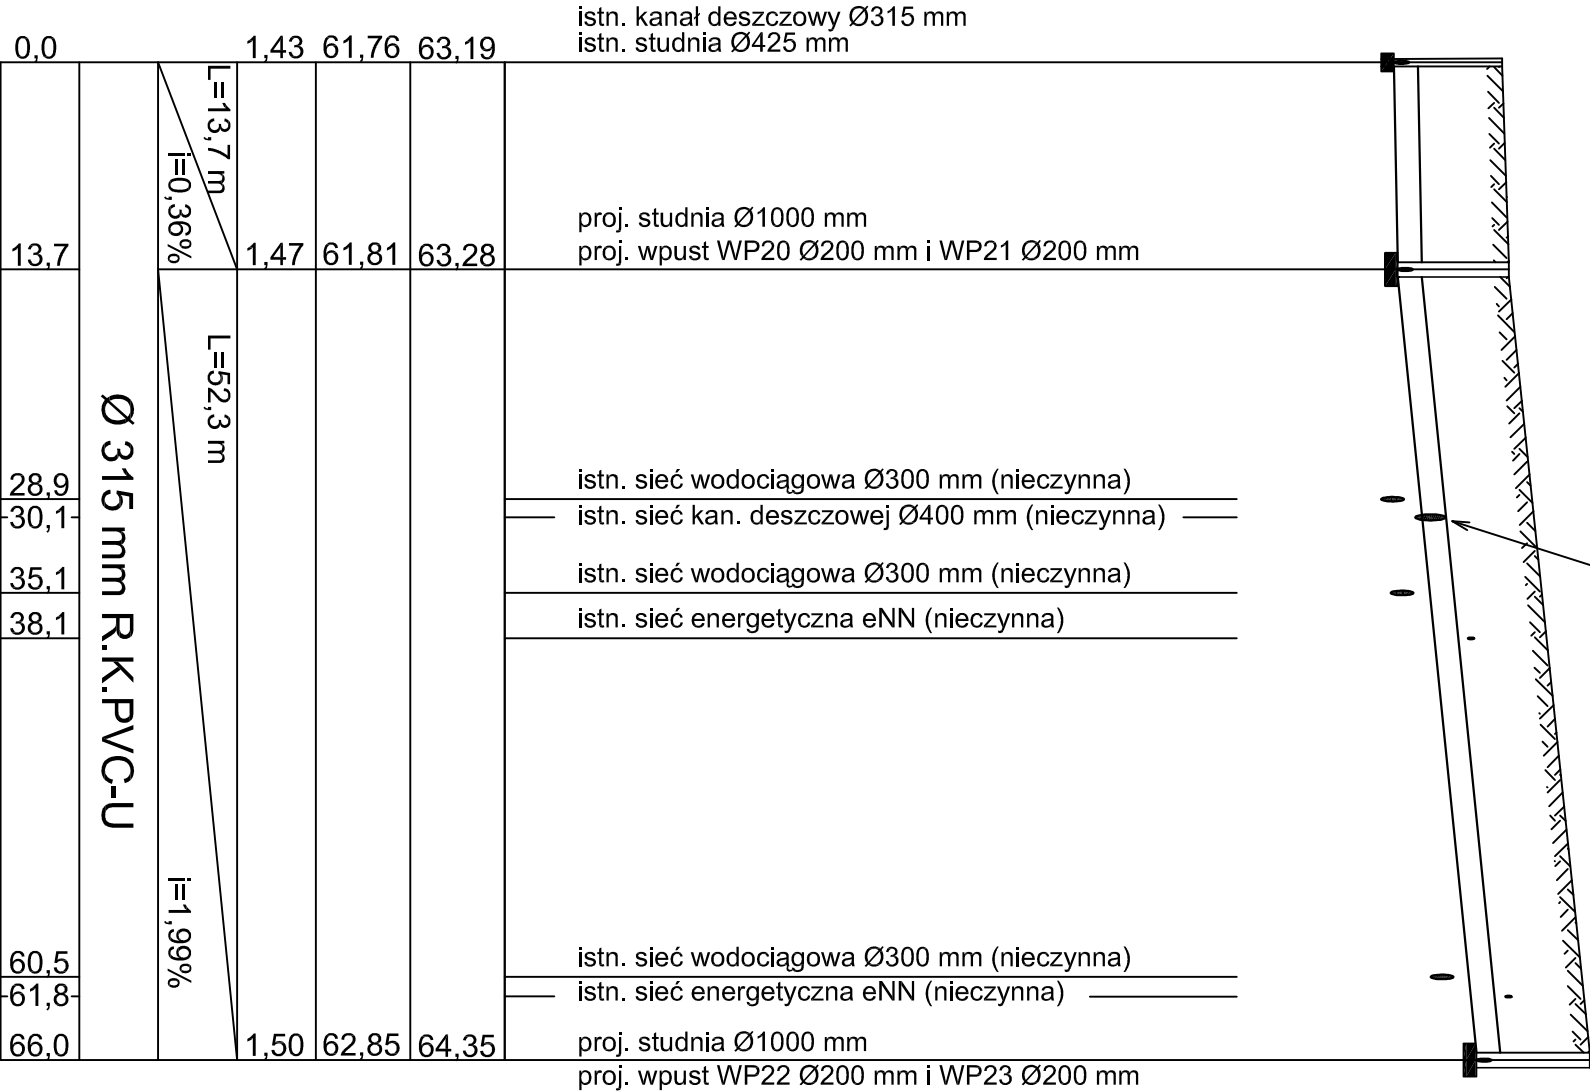


nieczynna sieć kan. deszczowej Ø400 mm do likwidacji

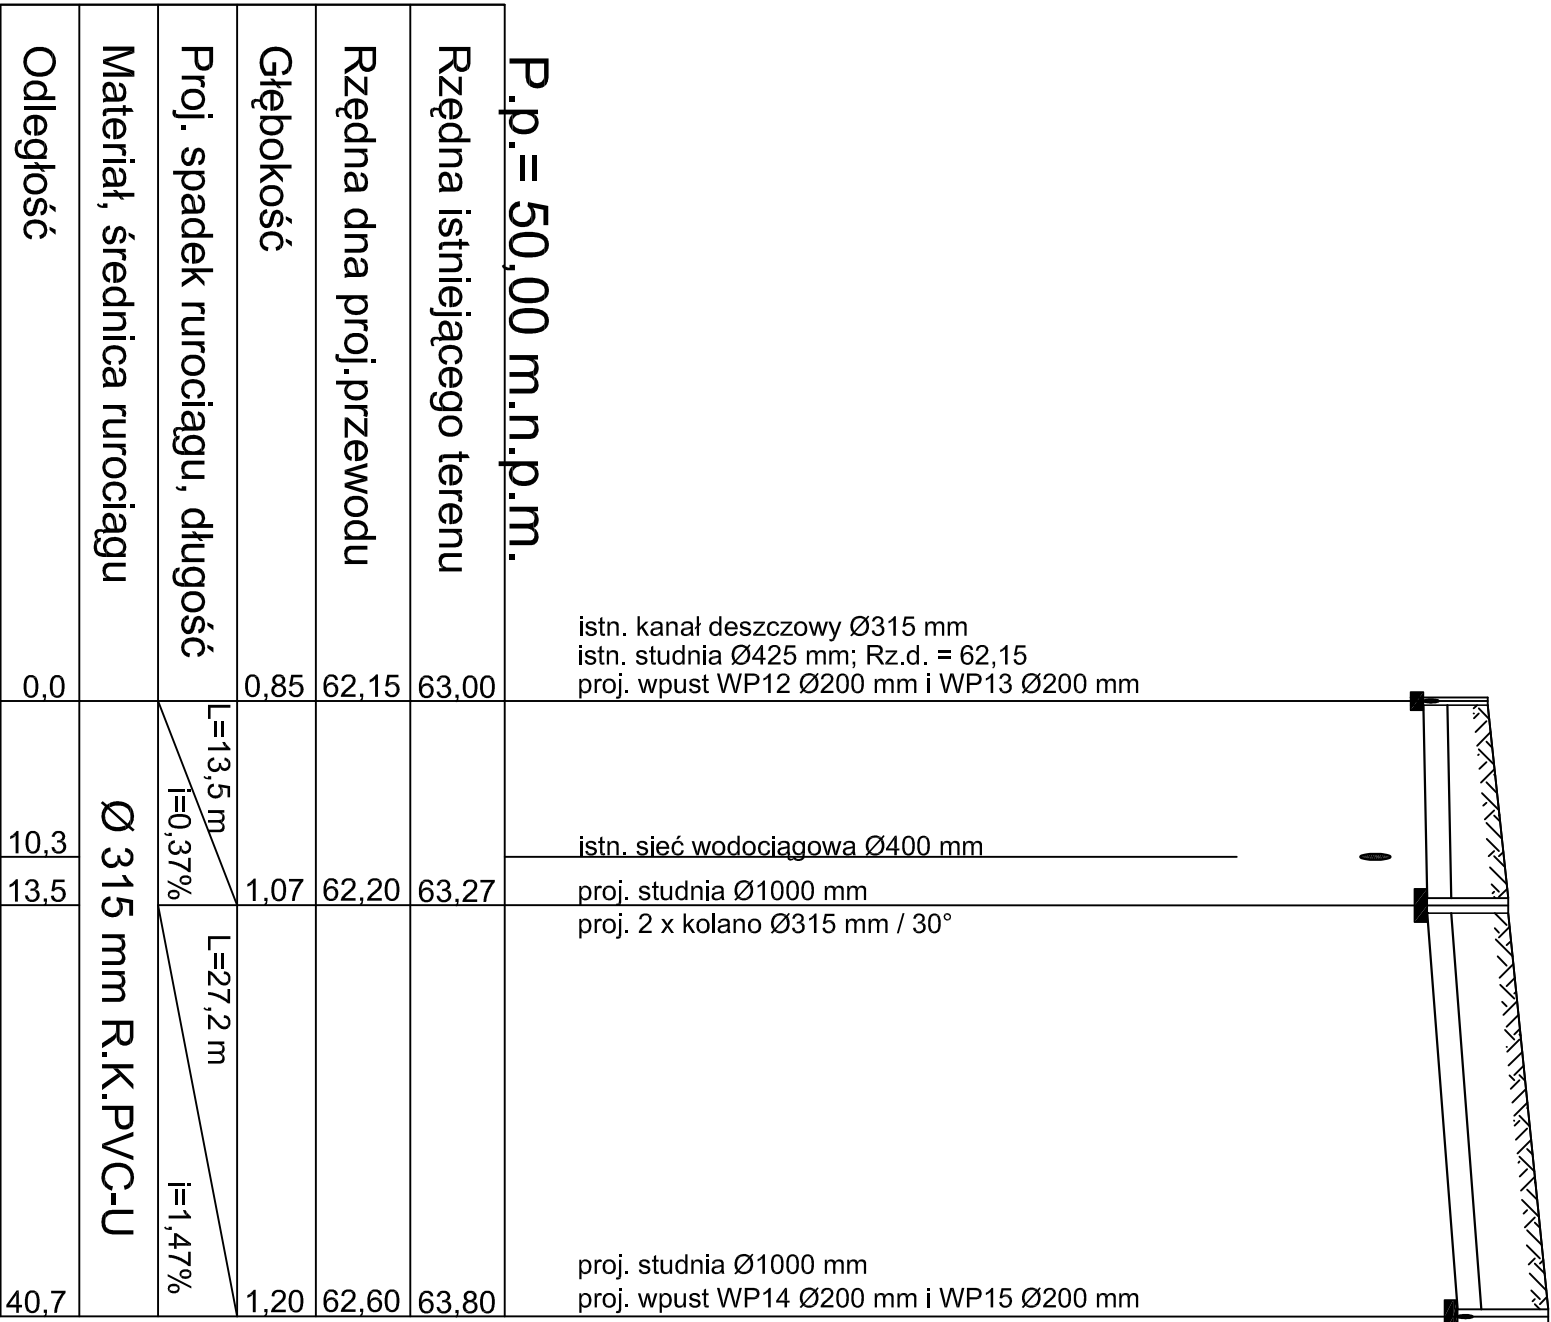

NADZORY, KIEROWANIE BUDOWAMI, WYKONAWSTWO WOD-KAN STANISŁAW DOMALSKI					Zadanie Inwestycyjne: BUDOWA UL. FRANCISZKAŃSKIEJ I UL. ZIELIŃSKIEGO	
Projektował	Ryszard Owsianowski	210/90/PW	10.2011		Miejscowość: ŚREM, GM. ŚREM	
Opracował	Stanisław Domalski	256/PW/94	10.2011		Obiekt: SIEĆ KANALIZACJI DESZCZOWEJ	
Opracował					Treść rys.: PROFIL SIECI KANALIZACJI DESZCZOWEJ	
Branża: drogowa, wod-kan, elektr.		Imię i nazwisko	Nr uprawnień	Data	Podpis	Skala: 1:100/500
						Nr rys.: 3